


1 PLANTA BAIXA - NOVAS SALAS ILUMINAÇÃO  
ESCALA: 1:100

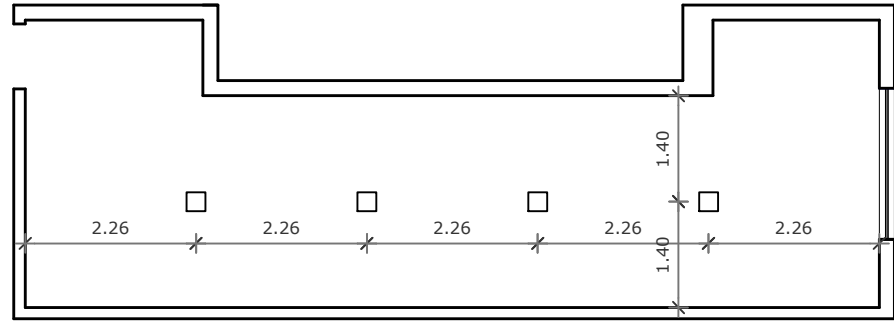

2 PLANTA BAIXA - ALMOXAFIRADO ILUMINAÇÃO  
ESCALA: 1:100

LEGENDA ELETRICA:

34 - Painel de embutir 18w - 6500k



Rua Antônio Aureliano Barros, 50, Cupira/PE.  
Fone: 81 99271-4685  
E-mail: kayo.arq@outlook.com

Tipologia: Projeto de Ampliação - Creche Alexandrina Lopes de Melo  
Endereço: Rua José Manoel da Silva, nº158, Moacir Soares, Cupira-PE.  
Proprietário(a): Prefeitura Municipal de Cupira  
CPF: 10.191.799/0001-02

Planta Baixa - Novas Salas Iluminação 1/100  
Planta Baixa - Almoxafirado Iluminação 1/100

Quadro de Áreas:  
Área de ampliação = 180,65m²

Digitalização: Kayo Oliveira

Documento assinado digitalmente  
gov.br KAYO ANDSON DE OLIVEIRA MELO  
Data: 01/12/2025 12:09:48-0300  
Verifique em <https://validar.iti.gov.br>

Kayo Andson de Oliveira Melo  
CAU:A126255-6  
Responsável Técnico

Prancha:

05/07

Escala: 1/100

Data: Novembro 2025

Proprietário